 


令和 8 年 8 月 1 9 日



かすみがうら市長 金子 敏明
(公印省略 上下水道課扱い)

水道工事に伴う交通規制について（通知）

平素は、本市水道行政にご理解ご協力を賜り、厚くお礼申し上げます。

さて、標題のことについて、下記のとおり水道工事を実施することとなりました。

つきましては、工事期間中、何かとご迷惑をおかけするかと存じますが、ご協力を賜りますようお願い申し上げます。

記

1. 工事名及び施工業者

① 8 単独第 1 号配水管布設替工事（市道 8-0376 号線）

（株）飯田興業

住所：茨城県かすみがうら市加茂 3295

TEL：029-897-0795

② 8 単独第 3 号配水管布設替工事（市道 8-0365 号線）

（株）嶋村

住所：茨城県かすみがうら市深谷 61-74

TEL：029-879-9293

2. 交通規制

車両通行止（夜間開放）

※各規制区間については添付図面参照下さい。

3. 施工期間

令和 8 年 9 月上旬 ～ 令和 8 年 12 月下旬まで

※期間については前後することがあります。

4. その他

この工事についてご不明な点等ございましたら、下記問い合わせ先までご連絡をお願いいたします。


【問い合わせ先】


かすみがうら市都市建設部上下水道課 水道工務担当

T E L：029-897-1346

案内図 S=1/10,000
8単独第1号

配水管φ100mm布設替工事 L=107.7m
給水管工事 N=8箇所
既設管撤去工事 L=110.7m

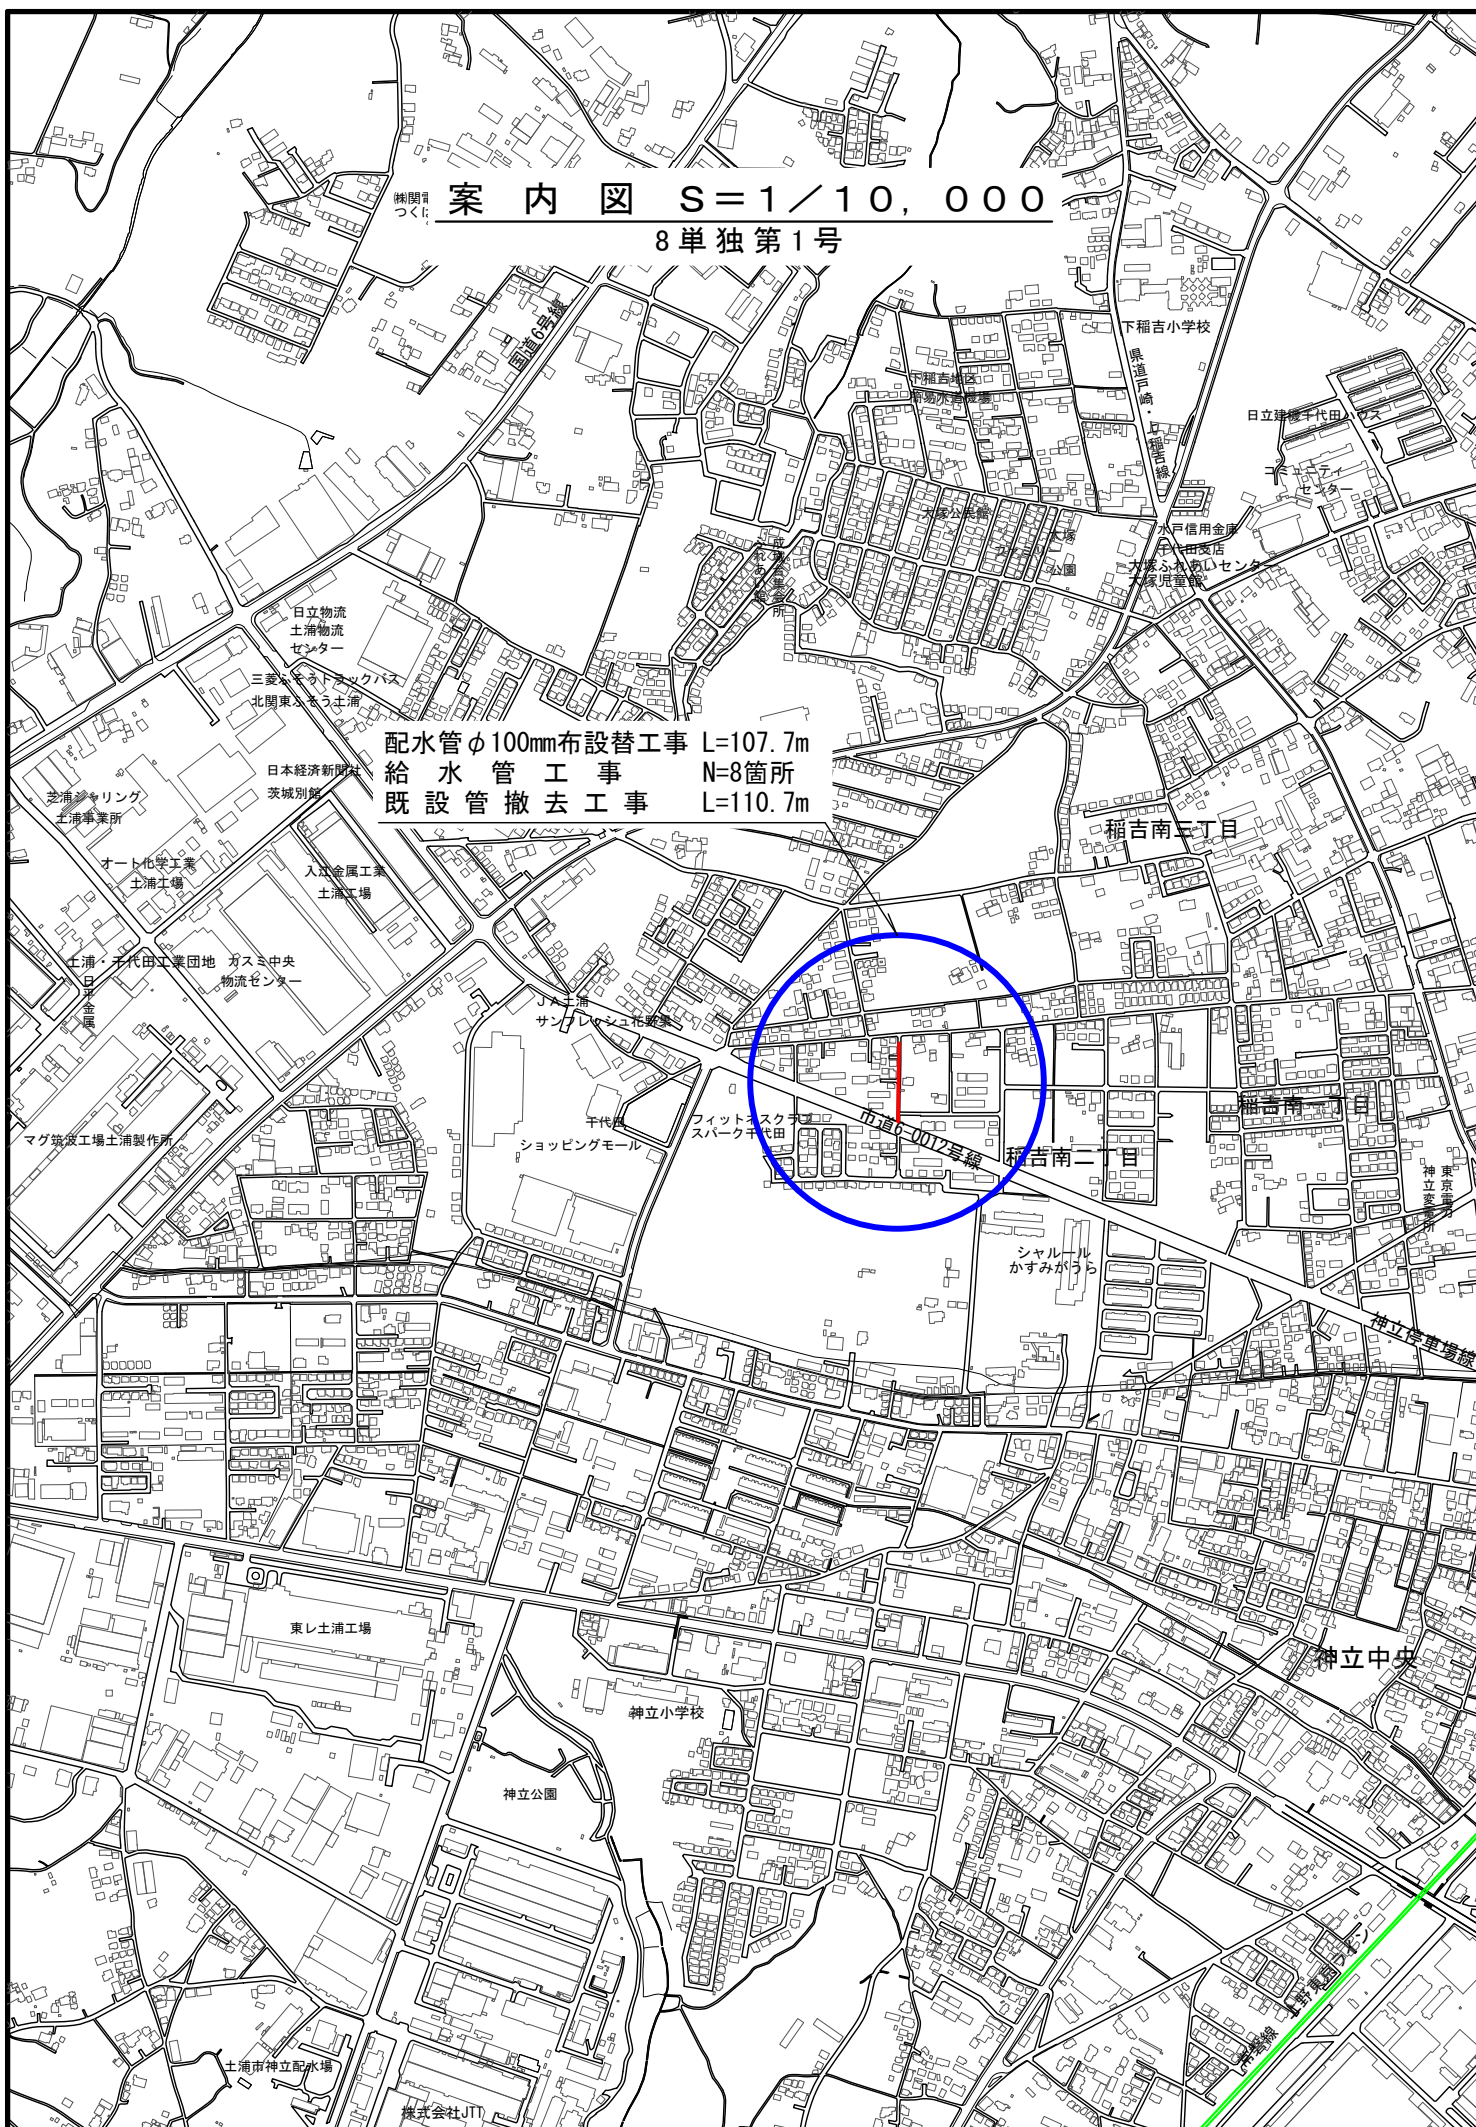

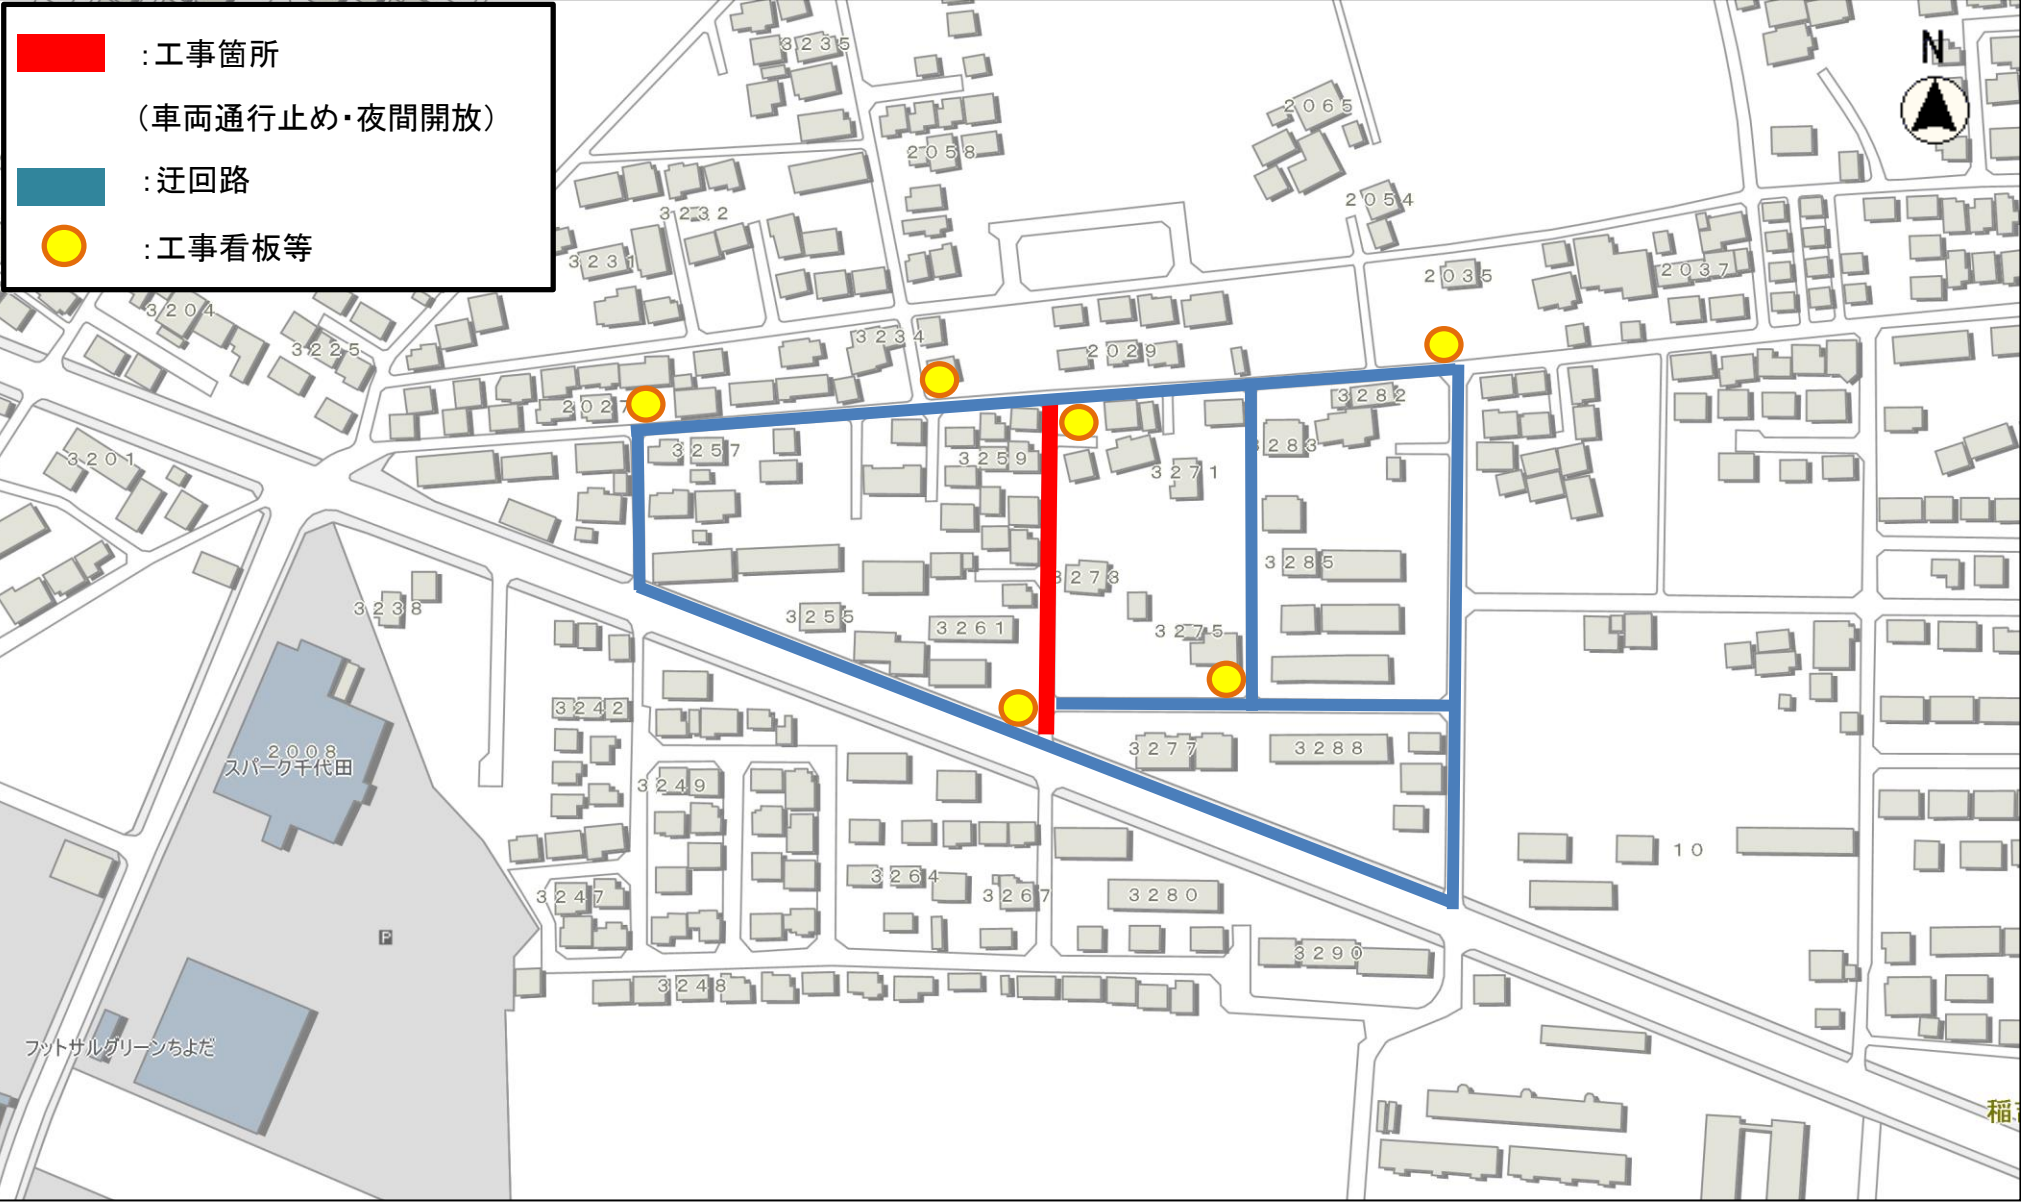


縮尺 1 : 2500

0 10 20 30 40 50 60 70 80 90

案内図 S=1/10,000
8単独第3号

仮設配水管布設工事 L=109.0m
配水管φ150mm布設替工事 L=105.5m
給水管工事 N=12箇所
既設管撤去工事 L=105.5m
消火栓設置工事 N=1基

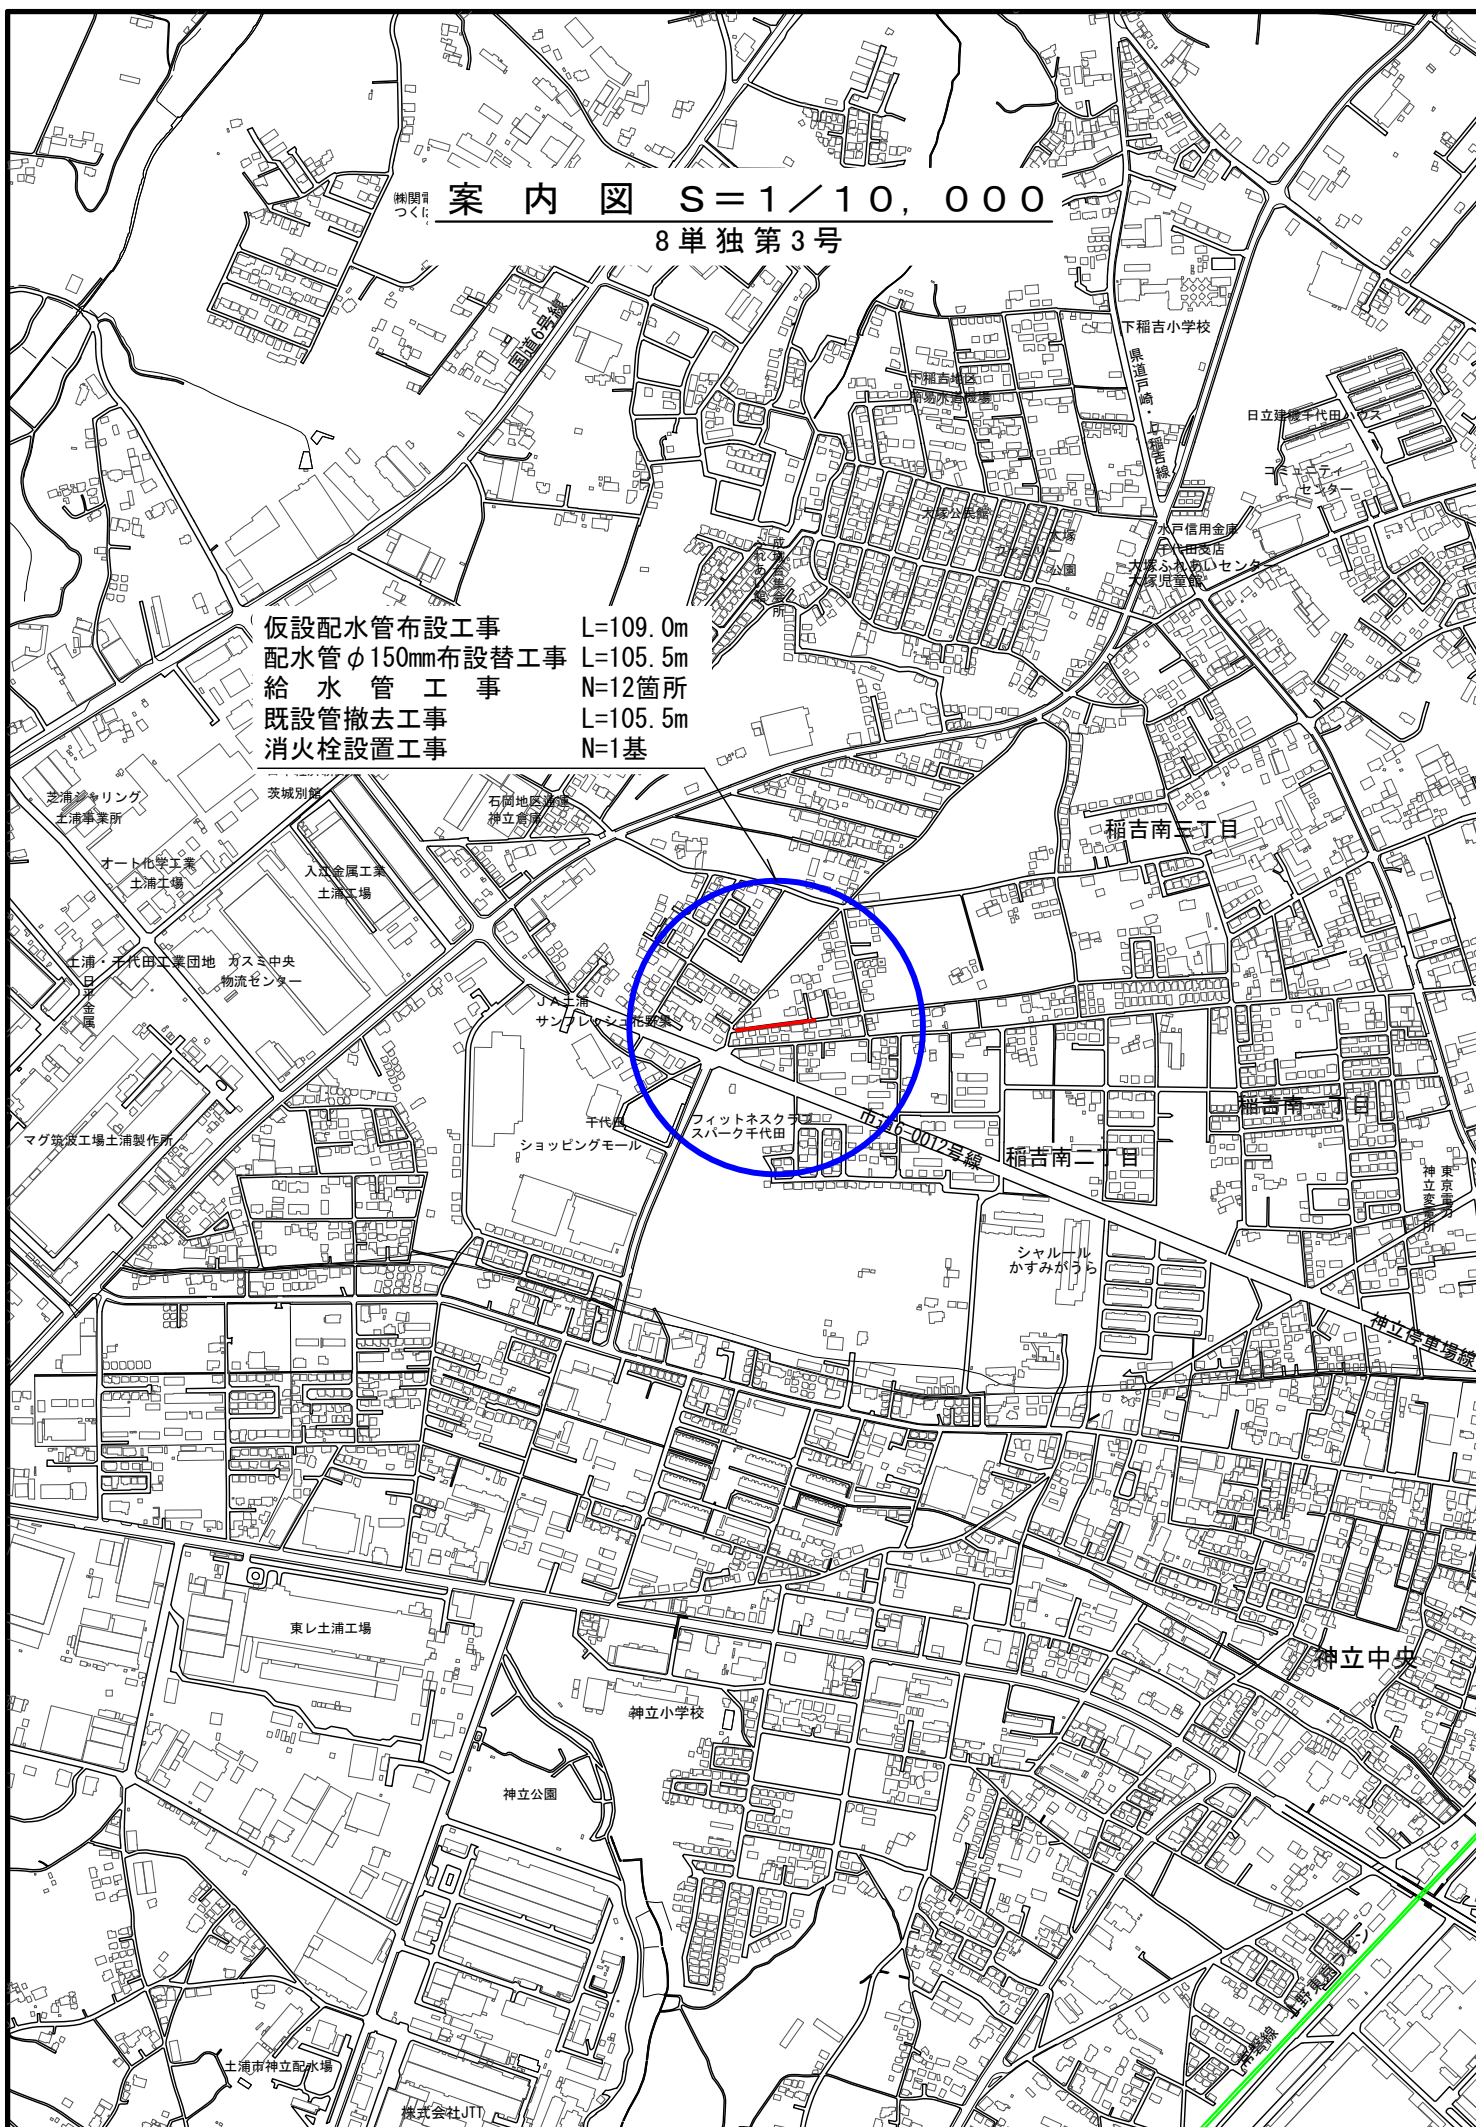


平面図

:工事箇所

:工事箇所(片側通行)

:迂回路

:工事看板等

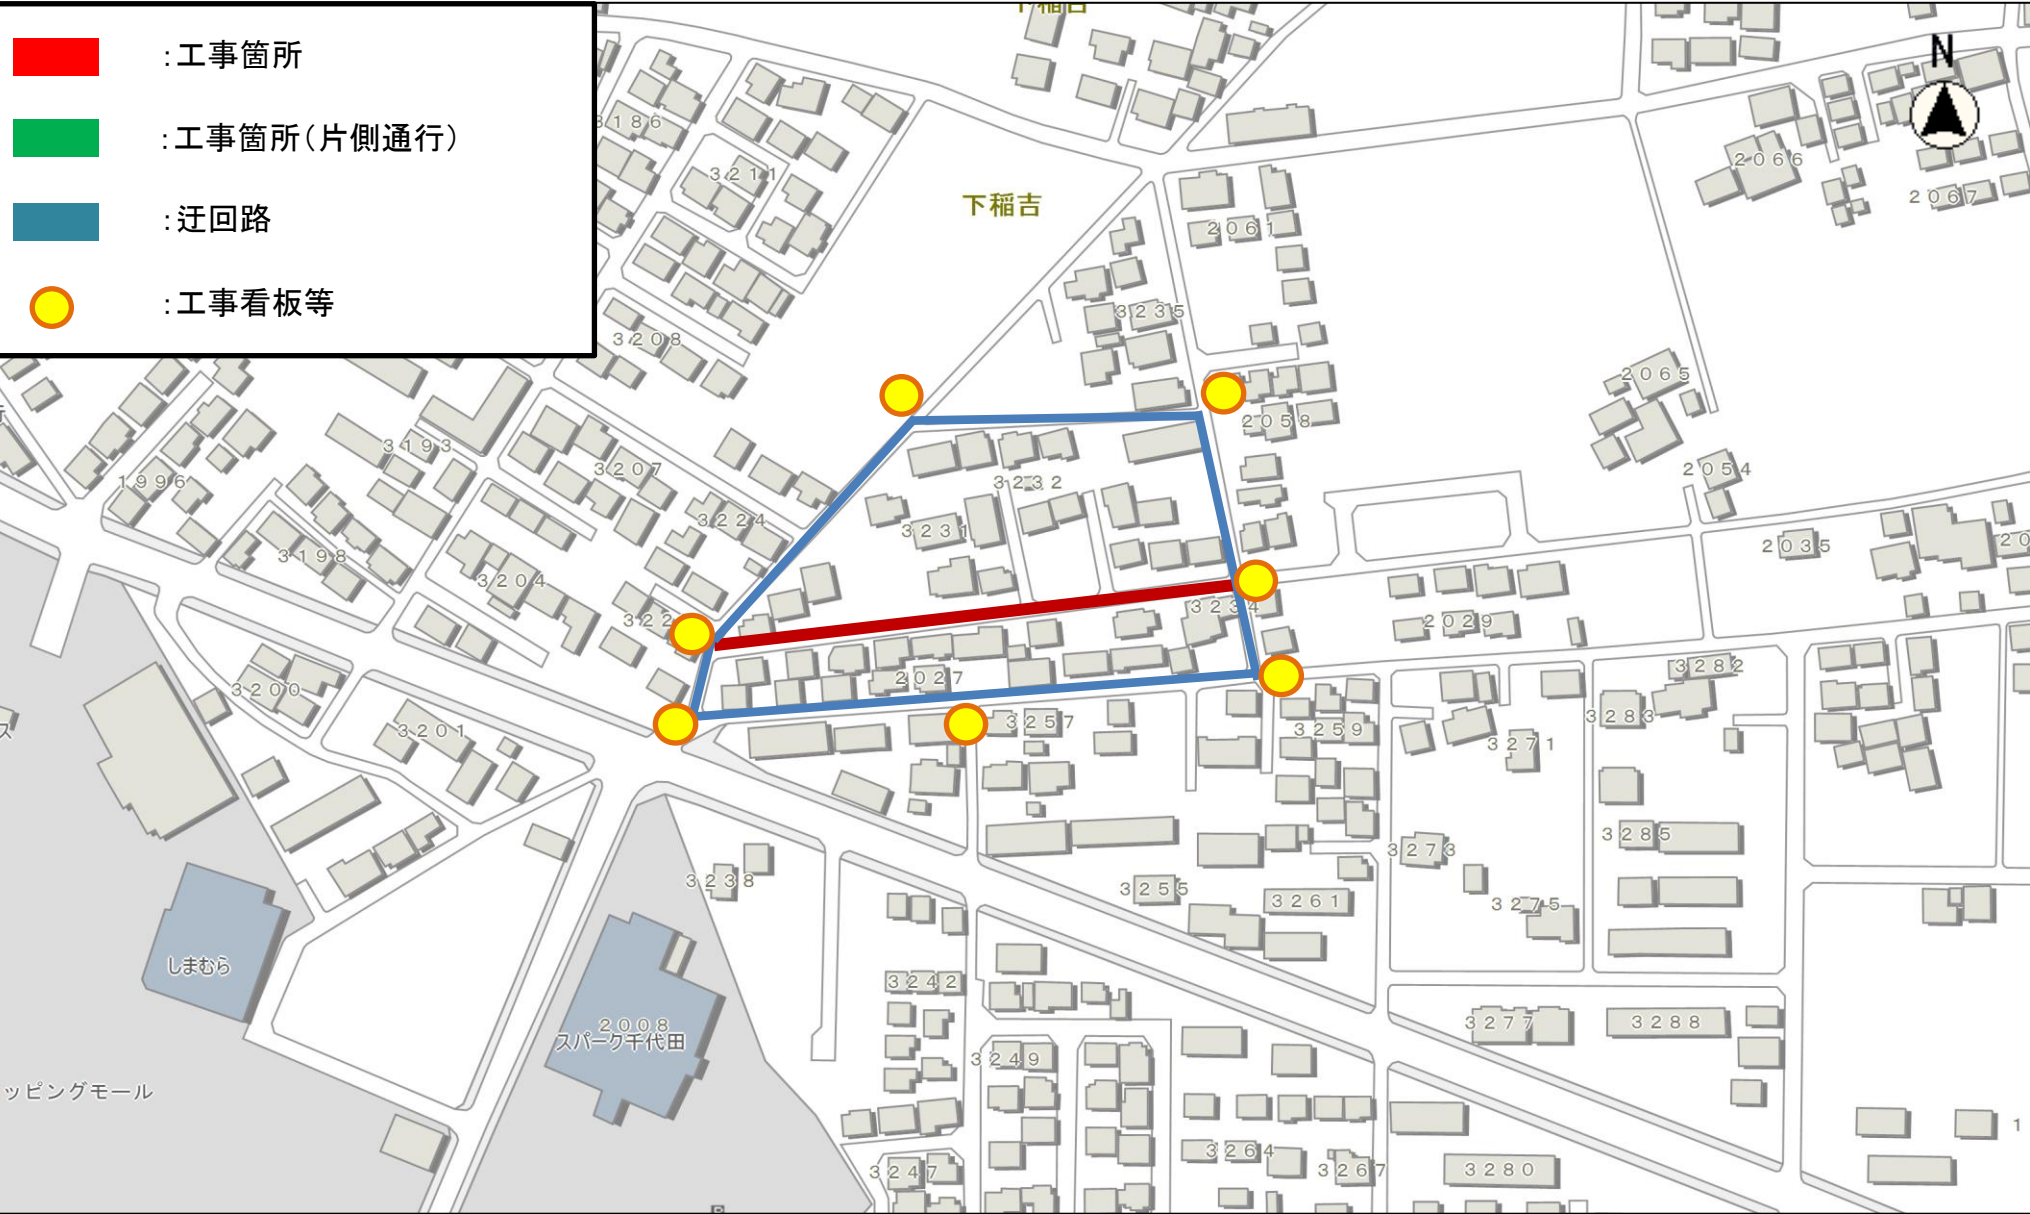

縮尺 1 : 2500

2015105 0 10 20 30 40 50 60 70 80